





1 CROQUI DE REFERÊNCIA
ESCALA 1:600

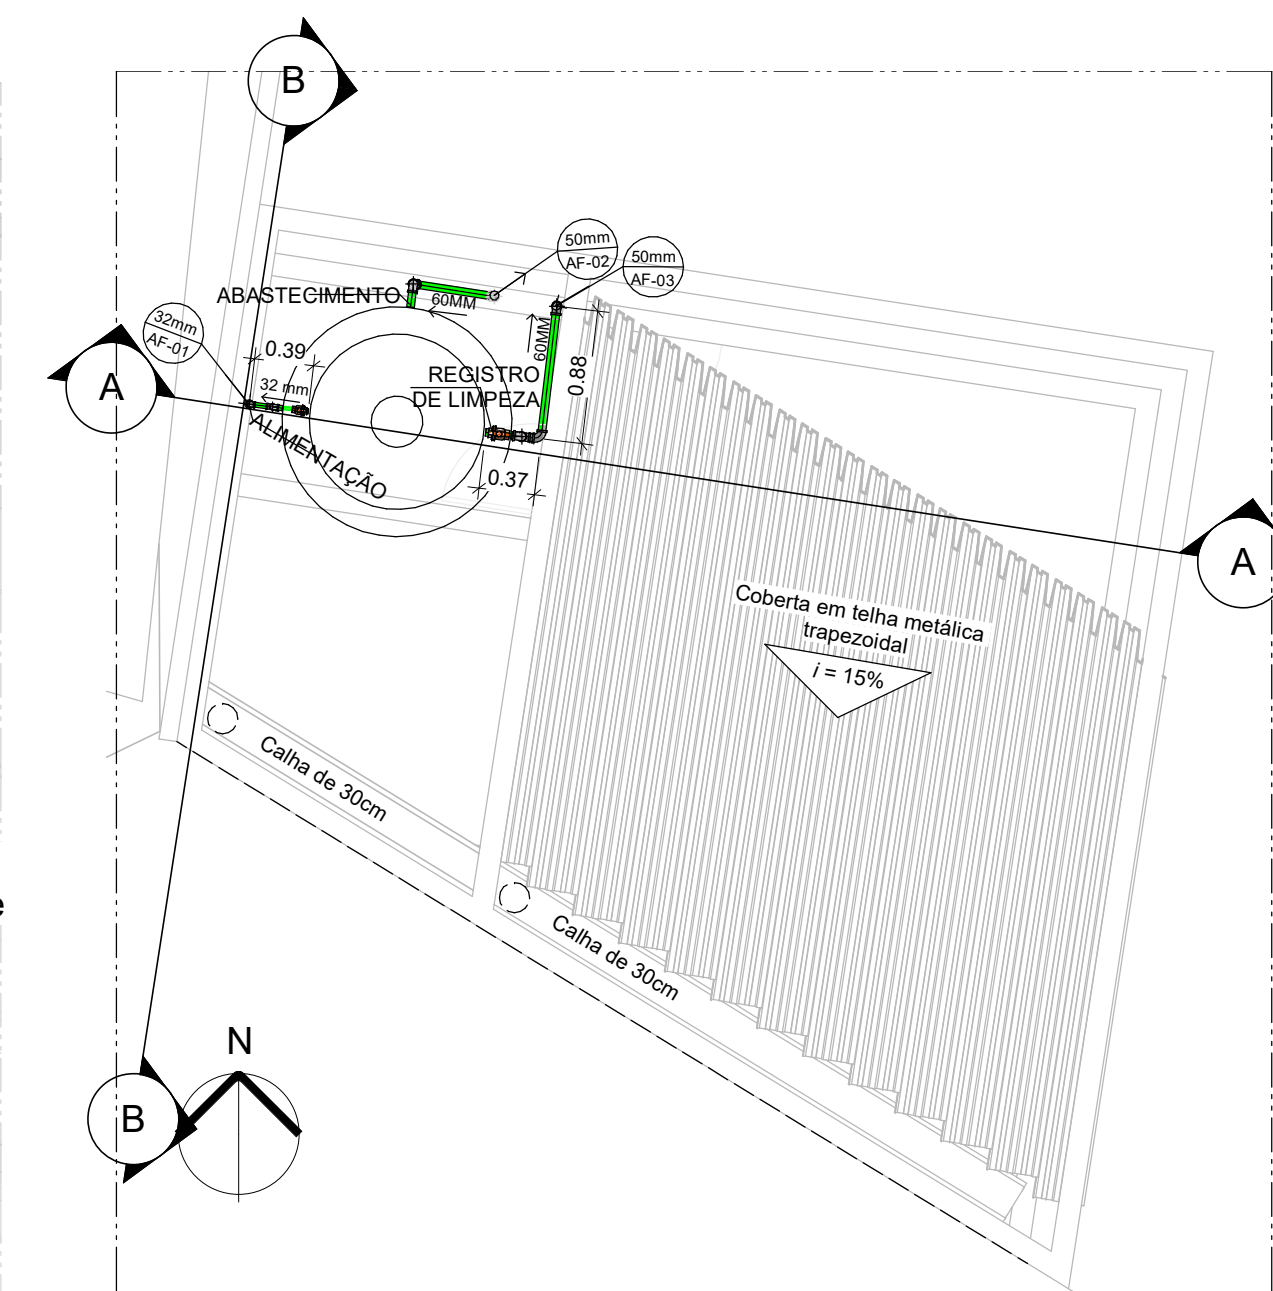


2 CENTRAL DE SEGURANÇA - PLANTA DE COBERTA
ESCALA 1:50

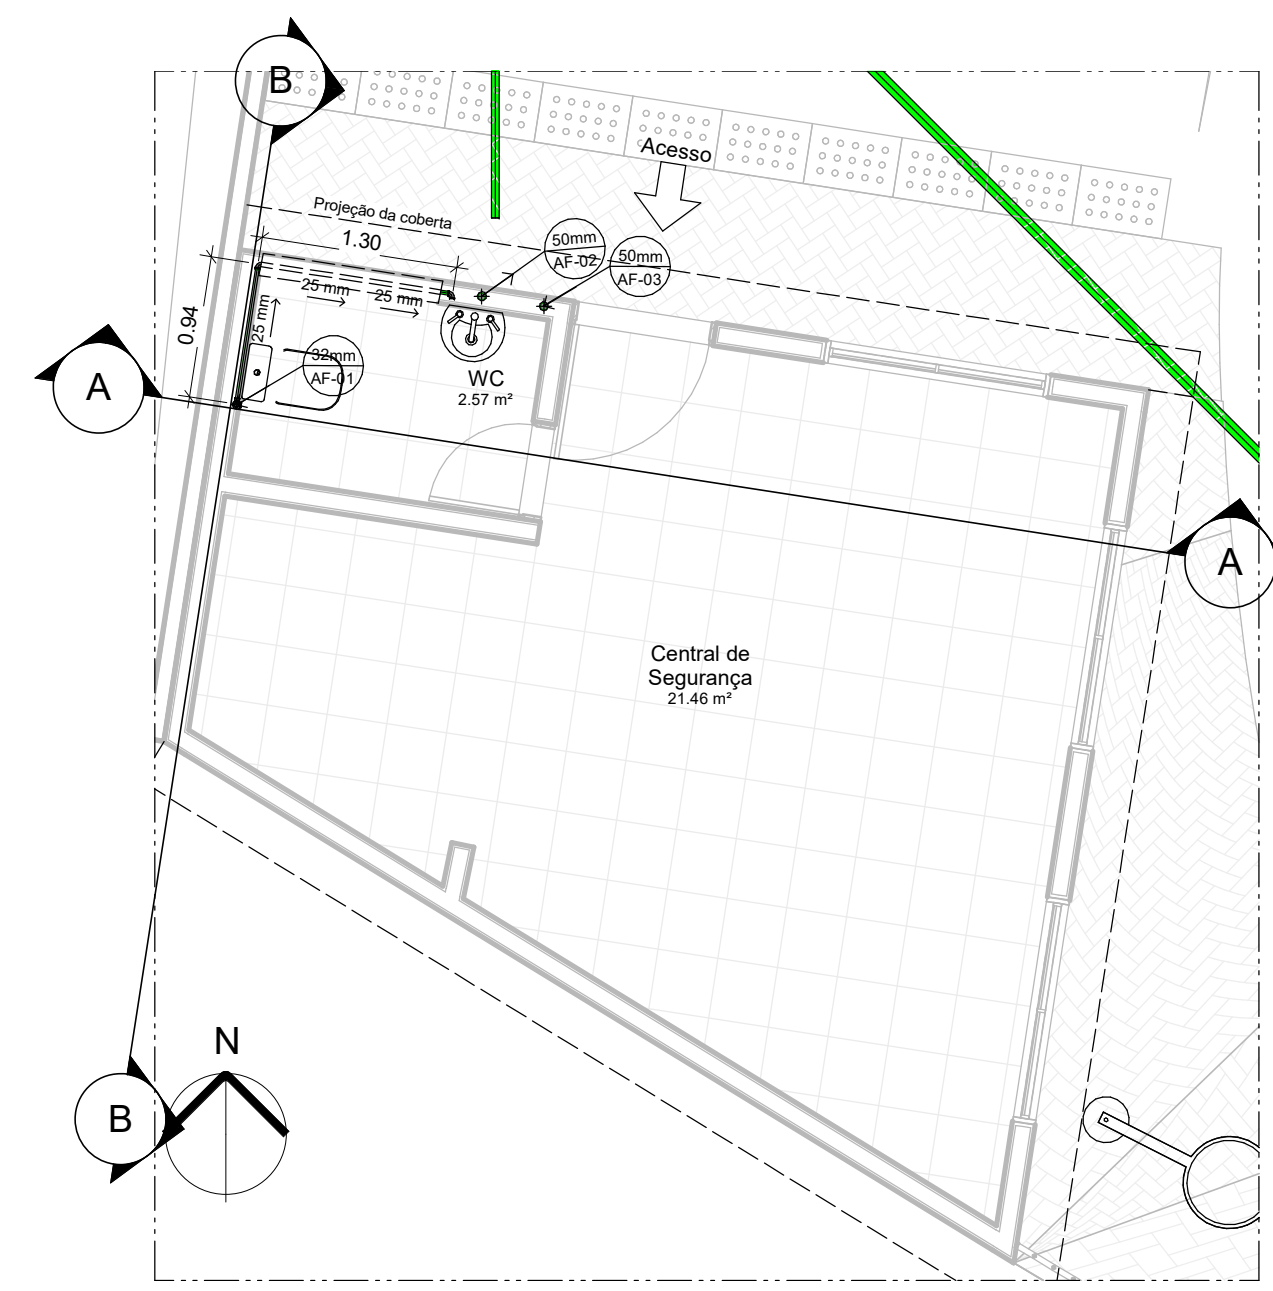


3 CENTRAL DE SEGURANÇA - PLANTA BAIXA
ESCALA 1:50

QUADRO DE QUANTITATIVOS			
CENTRAL DE SEGURANÇA			
Descrição	DN	Quant.	Unidade
Tubo Soldável	20	0	M
Tubo Soldável	25	2,24	M
Tubo Soldável	32	3,85	M
Tubo Soldável	60	10,22	Unidade
Joelho 90° Soldável	25	1	Unidade
Joelho 90° Soldável	32	2	Unidade
Joelho 90° Soldável	60	4	Unidade
Joelho Redução 90° Soldável	32/25	0	Unidade
Joelho 90° Soldável com Bucha de Latão	25/20	2	Unidade
Joelho 45° Soldável	32	0	Unidade
Tê Redução Soldável	32/25	1	Unidade
Tê Soldável com Bucha de Latão na Bolsa Central	25/20	0	Unidade
Tê Soldável	32	1	Unidade
Tê Soldável	60	1	Unidade
Adaptador para Caixa d'Água com Registro	32	1	Unidade
Adaptador para Caixa d'Água com Registro	60	1	Unidade
Registro de Gaveta	32	1	Unidade
Registro de Gaveta	25	0	Unidade
Adaptador Soldável c/Anel / Caixa d'Água	60	0	Unidade
Joelho 45° Soldável	60	2	Unidade

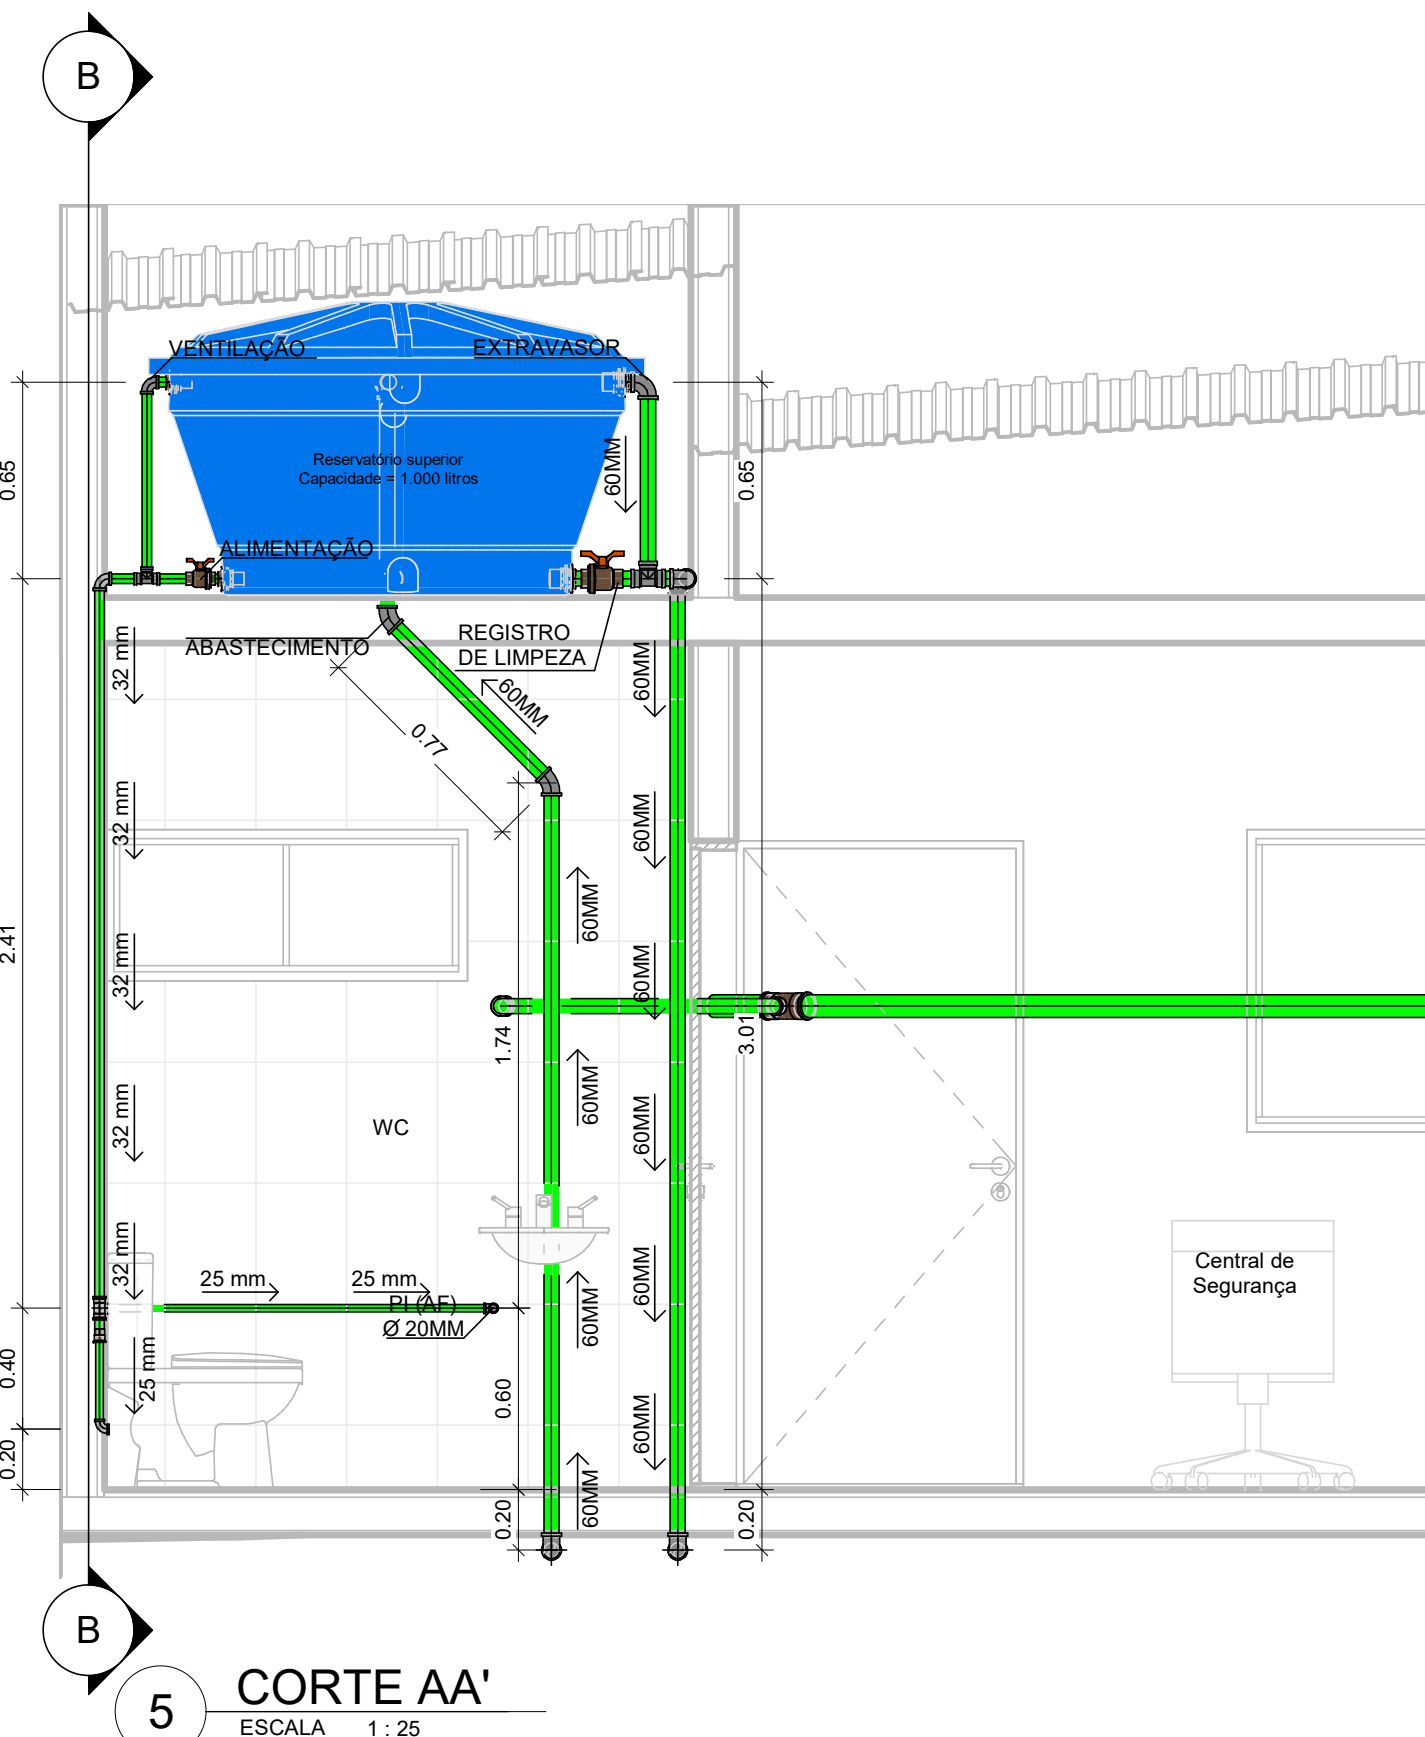

5 CORTE AA'
ESCALA 1:25

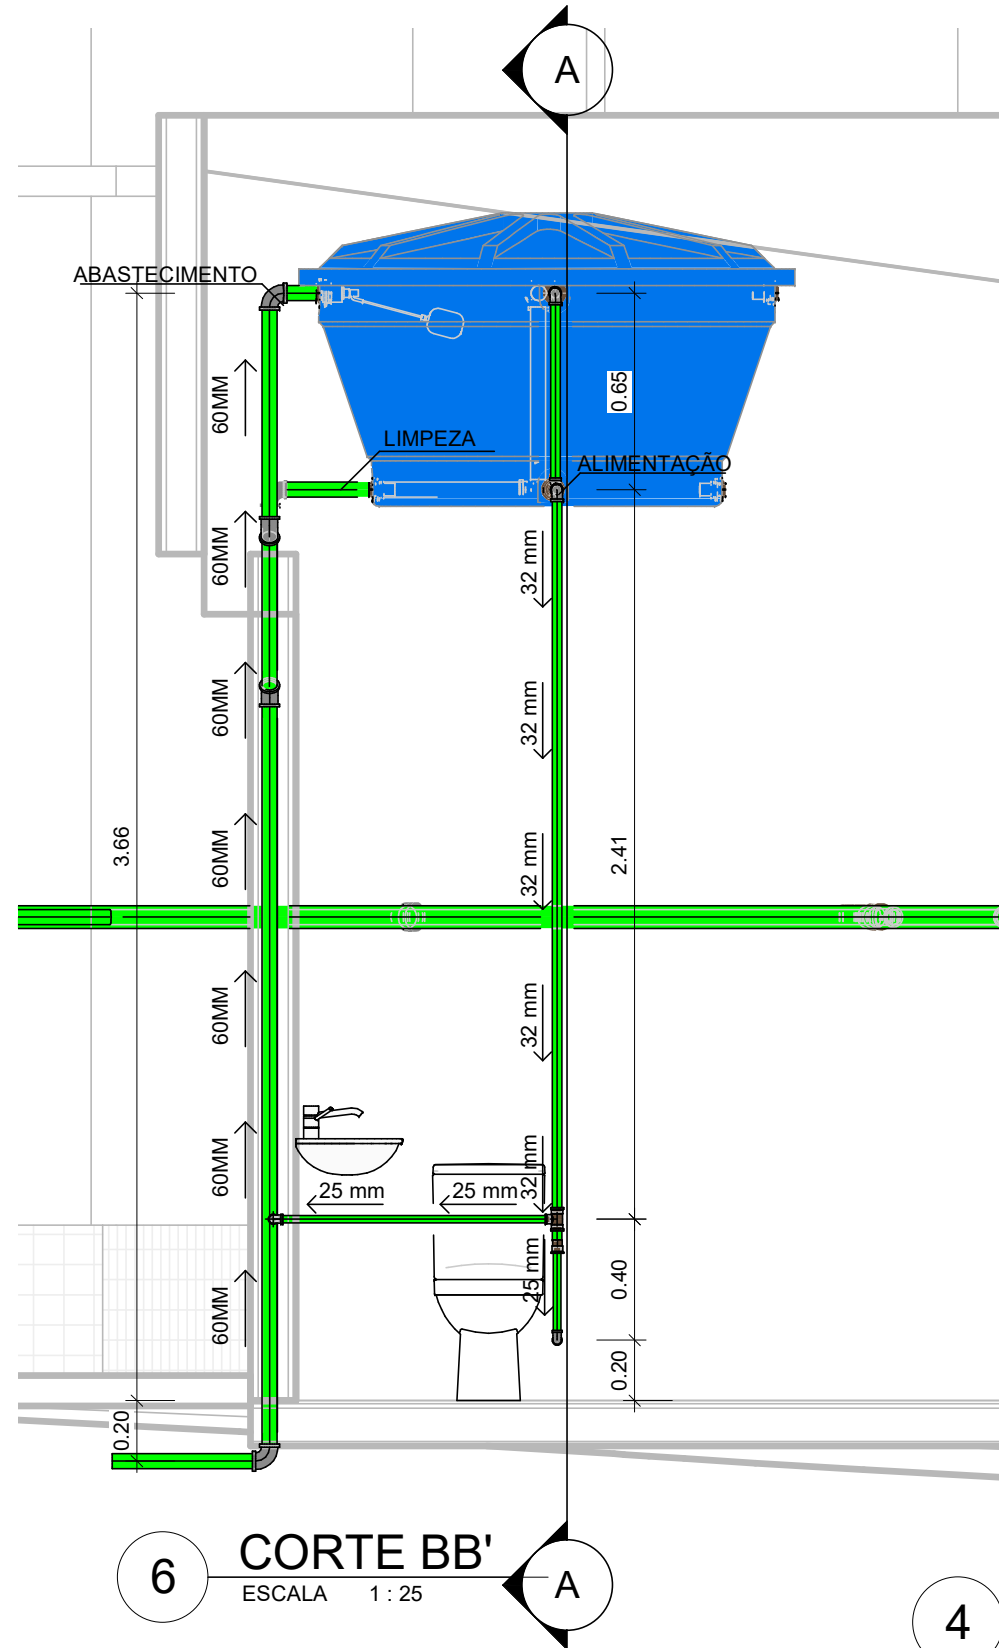

6 CORTE BB'
ESCALA 1:25

4 Vista em perspectiva - Central de Segurança
ESCALA

SIMBOLOGIA (PE - HID)		
VD	VÁLVULA DE DESCARGA	ABRIGO PARA HIDRANTE E MANGUEIRA
BI	BIDÊ	TUBULAÇÃO QUE SOBE
MI	MICTÓRIO	TUBULAÇÃO QUE DESCE
CH	CHUVEIRO	COLUNA DE ÁGUA FRIA
FI	FILTRO	COLUNA DE VENTILAÇÃO
BB	BEBEDOURO	COLUNA DE ÁGUA PLUVIAL
TQ	TANQUE	COLUNA DE ESGOTO
PI	PIA	COLUNA DE ÁGUA QUENTE
AF	ÁGUA FRIA	COLUNA DE GÁS
AQ	ÁGUA QUENTE	COLUNA DE INCÊNDIO
E	ESGOTO	COLUNA DE DRENAGEM
AP	ÁGUA PLUVIAL	COLUNA DE ÁGUA PLUVIAL APROVEITADA
APA	APROVEITAMENTO DE ÁGUA DE CHUVA	CAIXA DE INSPEÇÃO DE ESGOTO
V	VENTILAÇÃO	CAIXA DE AREIA PARA AP
LA	LADRÃO	REGISTRO DE PRESSÃO
LI	LIMPEZA	VÁLVULA DE PE COM CRIVO
LT	LAVATÓRIO	VÁLVULA DE DESCARGA
I	COLUNA DE INCÊNDIO	TOMADA DE GÁS
AH	ABRIGO DE HIDRANTE	RALO SIFONADO
AG	ABRIGO DE GÁS	RALO SECO
SG	SIFÃO DE GÁS	GRELHA HEMISFÉRICA
TL	TORNEIRA DE LAVAGEM	ABRIGO CAVALETE/ HIDRÔMETRO
TJ	TORNEIRA DE JARDIM	CAIXA DE GORDURA
F*G*	FERRO GALVANIZADO	CAIXA DE DISTRIBUIÇÃO
F**	FERRO FUNDIDO	FOSSA SÉPTICA
FS	FOSSA SÉPTICA	SUMIDOURO
SU	SUMIDOURO	FILTRO ANAERÓBICO
CD	CAIXA DE DISTRIBUIÇÃO	EXTINTOR GÁS CARBÔNICO - CAP: 6
CI	CAIXA DE INSPEÇÃO	EXTINTOR ÁGUA PRESSURIZADA - CAP: 10 LTS
CA	CAIXA DE AREIA	EXTINTOR PÓ QUÍMICO SECO BC - CAP: 4 KG
CG	CAIXA DE GORDURA	HIDRANTE SIMPLES
RS	RALO SIFONADO	ACIONADOR DE BOMBA DE INCÊNDIO (TIPO LIGA DESLIGA)
RC	RALO SECO	BOMBA DE INCÊNDIO
BS	BACIA SANITÁRIA	COLUNA DE HIDRANTES
R	RECALQUE	PONTO DE ILUMINAÇÃO DE EMERGÊNCIA (BLOCO AUTÔNOMO)
RR	REGISTRO DE RECALQUE	AVISO SONORO TIPO SIRENE
RG	REGISTRO DE GAVETA	RESERVA DE INCÊNDIO
RP	REGISTRO DE PRESSÃO	VÁLVULA DE GAVETA
VR	VÁLVULA DE RETENÇÃO	VÁLVULA DE RETENÇÃO
IE	ILUMINAÇÃO DE EMERGÊNCIA	ABRIGO DE GÁS
---	TUBULAÇÃO DE ESGOTO	DIREÇÃO DO FLUXO DA ROTA DE FUGA
---	TUBULAÇÃO DE VENTILAÇÃO	SAÍDA FINAL DA ROTA DE FUGA
---	TUBULAÇÃO DE ÁGUA PLUVIAL	ACIONADOR MANUAL DO SISTEMA DE DETECÇÃO DO ALARME
---	TUBULAÇÃO DE DRENAGEM	REGISTRO DE RECALQUE SEM VÁLVULA DE RETENÇÃO
---	TUBULAÇÃO DE GÁS	BATERIA DO SISTEMA DE DETECÇÃO E ALARME
---	TUBULAÇÃO DE ÁGUA FRIA	CENTRAL DE DETECÇÃO E ALARME
---	TUBULAÇÃO DE INCÊNDIO	DETECTOR DE FUMAÇA
---	TUBULAÇÃO DE ÁGUA PLUVIAL APROVEITADA	BARRA ANTIPÂNICO
---	TUBULAÇÃO DE ÁGUA QUENTE	

DESCRIÇÃO:

Projeto hidráulico para o Parque Maria dos Anjos no município de Toritama-PE

CLEYTON DA SILVA ENGENHARIA - EIRELI
CNPJ: 27.928.441/0001-04
CREA 598860 - PE

Cleyton da Silva
Engenheiro Civil
CREA 12814477 D/PE

Município de Toritama
C.N.P.J.11.245.054/0001-39

NATUREZA:
Projeto hidráulico

DESENHOS: Central de segurança
- Croqui de referência
- Planta de cobertura
- Planta Baixa
- Vista em perspectiva
- Quadro de Quantitativos
- Cortes

PROPRIETÁRIO:
Município de Toritama
C.N.P.J.11.245.054/0001-39

ÁREAS GERAIS:
Área do terreno = 11.948,96m² 100%
Área de solo natural = 05.015,95m² 41,98%
Área de solo permeável = 05.015,95m² 41,98%
Área de solo impermeável = 06.933,01m² 58,02%
Área construída = 374,68m² 03,13%
Área construída de apoio (quiosques)= 55,44m²
Área de piso do acesso da entrada 01= 1.910m²

ENGENHARIA
ARQUITETURA - PROJETOS - OBRAS

ESCALA: Como indicado

DATA: Outubro de 2022

PRANCHA:
HIDRÁULICO

02/12