



INSTALAÇÕES SANITÁRIAS

ESCALA: 1/75

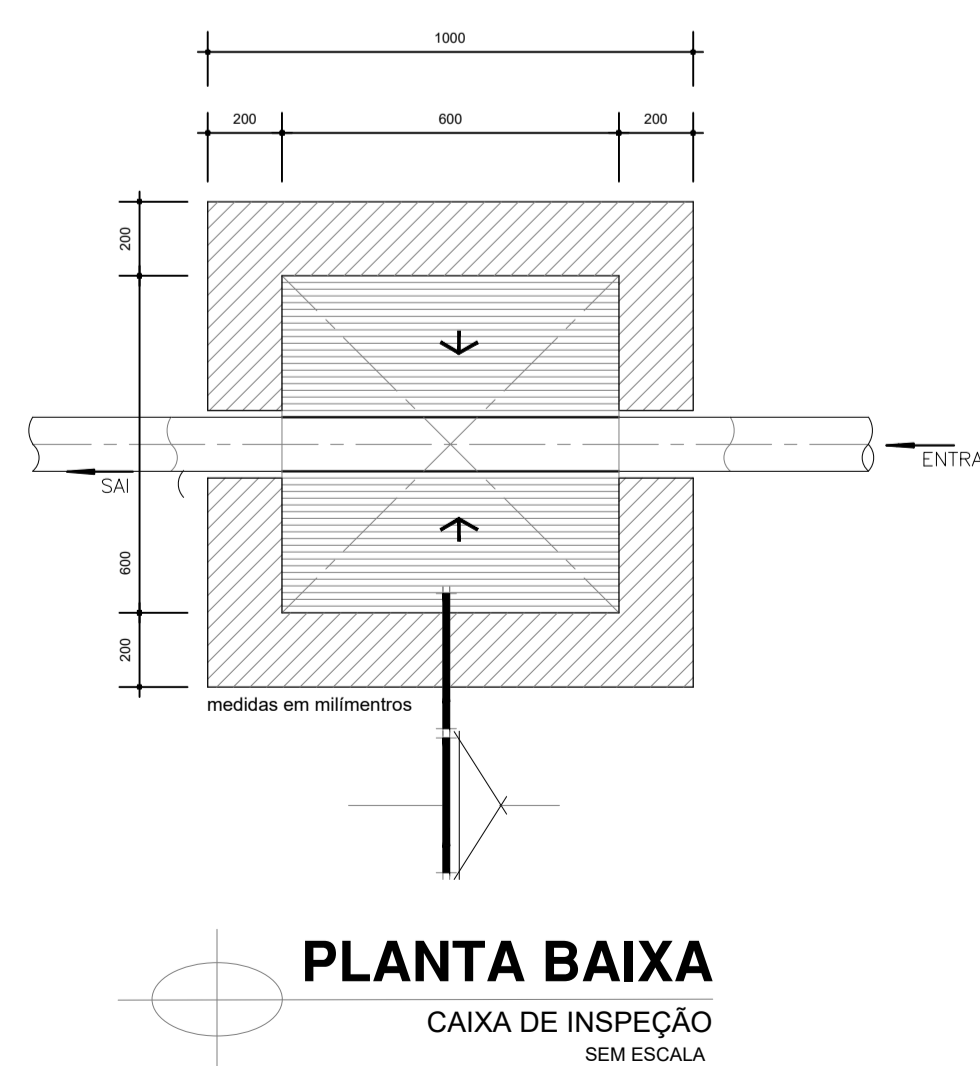

PLANTA BAIXA
CAIXA DE INSPEÇÃO
SEM ESCALA

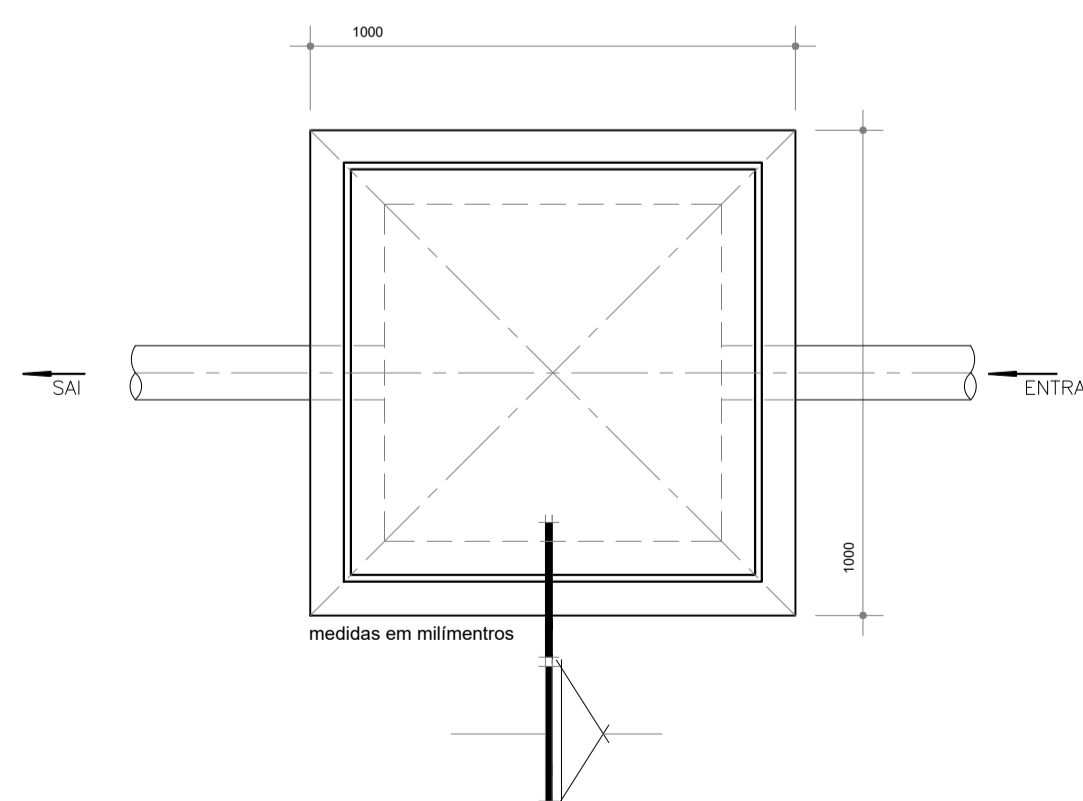


VISTA SUPERIOR
CAIXA DE INSPEÇÃO
SEM ESCALA

LISTA DE MATERIAIS

TUBOS E CONEXÕES	QUANT.
CAIXA DE INSPEÇÃO - (C.I)	2 UN.
TUBO DE PVC - 100mm	20 m.
TUBO DE PVC - 75mm	20 m.
TUBO DE PVC - 50mm	65 m.
JOELHO 90° EM PVC - 75mm	1 UN.
JOELHO 90° EM PVC - 50mm	16 UN.
JOELHO 90° EM PVC - 100mm	6 UN.
JUNÇÃO SIMPLES 45° - 50mm X 75mm	3 UN.
JUNÇÃO SIMPLES 45° - 50mm X 100mm	12 UN.
JUNÇÃO SIMPLES 45° - 50mm X 50mm	3 UN.
JOELHO 45° EM PVC - 50mm	9 UN.
JOELHO 45° EM PVC - 100mm	6 UN.
CAIXA SIFONADA - 150X150X150mm	10 UN.

LEGENDA

	CAIXA DE INSPEÇÃO - (C.I)
	TUBO DE PVC - 100mm
	TUBO DE PVC - 50mm
	TUBO DE PVC - 75mm
	JOELHO 90° EM PVC - 75mm
	JOELHO 90° EM PVC - 50mm
	JOELHO 90° EM PVC - 100mm
	JUNÇÃO SIMPLES 45° - 50mm X 100mm
	JUNÇÃO SIMPLES 45° - 50mm X 75mm
	JUNÇÃO SIMPLES 45° - 50mm X 50mm
	JOELHO 45° EM PVC - 50mm
	JOELHO 45° EM PVC - 100mm
	CAIXA SIFONADA - 150X150X150mm

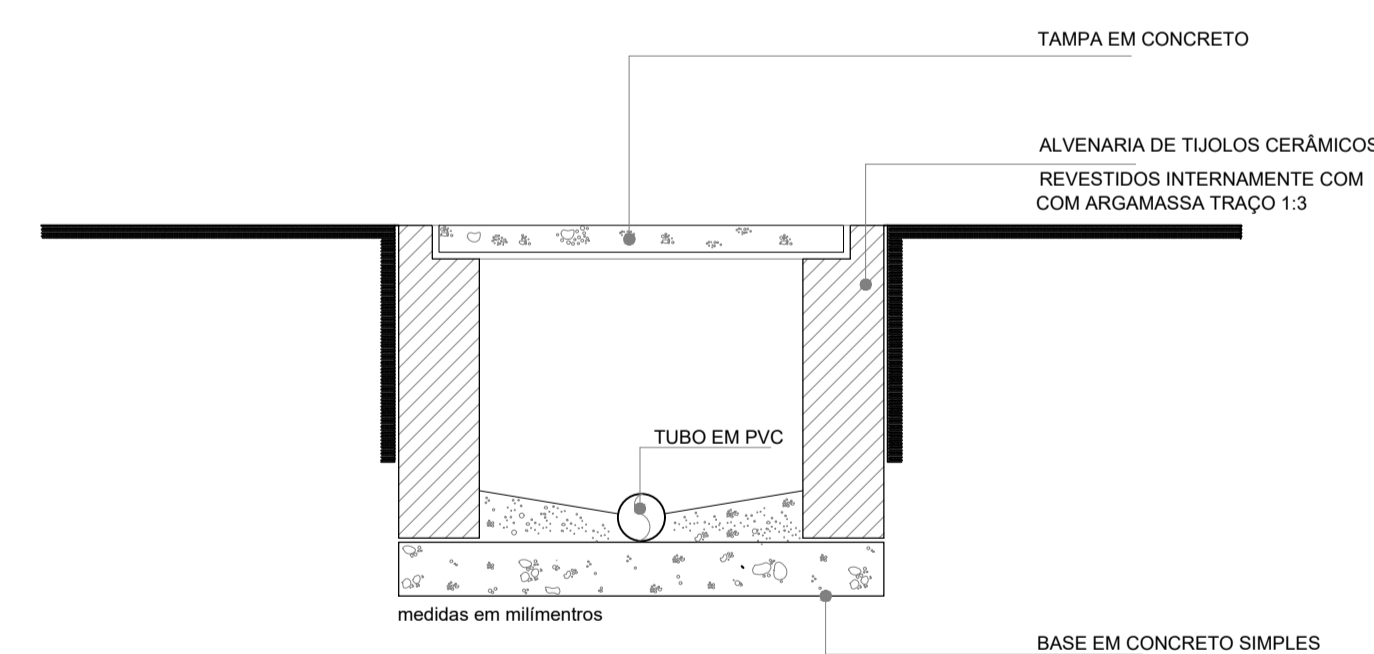

CORTE
CAIXA DE INSPEÇÃO
SEM ESCALA

DESCRIÇÃO:

Projeto de reforma do antigo fórum para criação de um centro de inclusão e fortalecimento de vínculos e um centro de atendimento aos munícipes. Localizado na esquina da Rua João Chagas com a 2a Travessa Enéas Vicente, Toritama-PE.

CLEYTON DA SILVA ENGENHARIA - EIRELI
CNPJ: 27.928.441/0001-04
CREA 598860 - PE

Cleyton da Silva
Engenheiro Civil
CREA 12814477 D/PE

Município de Toritama
C.N.P.J.11.245.054/0001-39

NATUREZA:
Projeto instalações sanitárias.

PROPRIETÁRIO:
Município de Toritama
C.N.P.J.11.245.054/0001-39

DESENHOS:
- Instalações sanitárias
- Detalhes construtivos



ÁREAS GERAIS:

Área do terreno = 359,97 m²
Área de solo natural = 2,75m²
Área de solo permeável = 2,75m²
Área de solo impermeável = 374,84m²
Área construída = 349,64m²

ESCALA: 1/75 e 1/25

DATA: Dezembro de 2021

PRANCHA:

01/01