



PLANTA BAIXA - INSTALAÇÕES HIDRÁULICA

ESCALA: 1/100

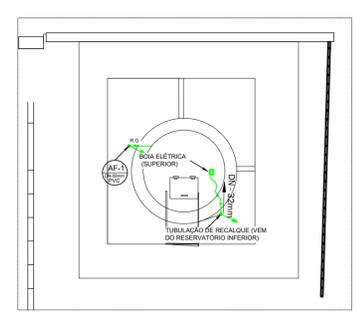

DET. CASTELO D' ÁGUA
SEM ESCALA

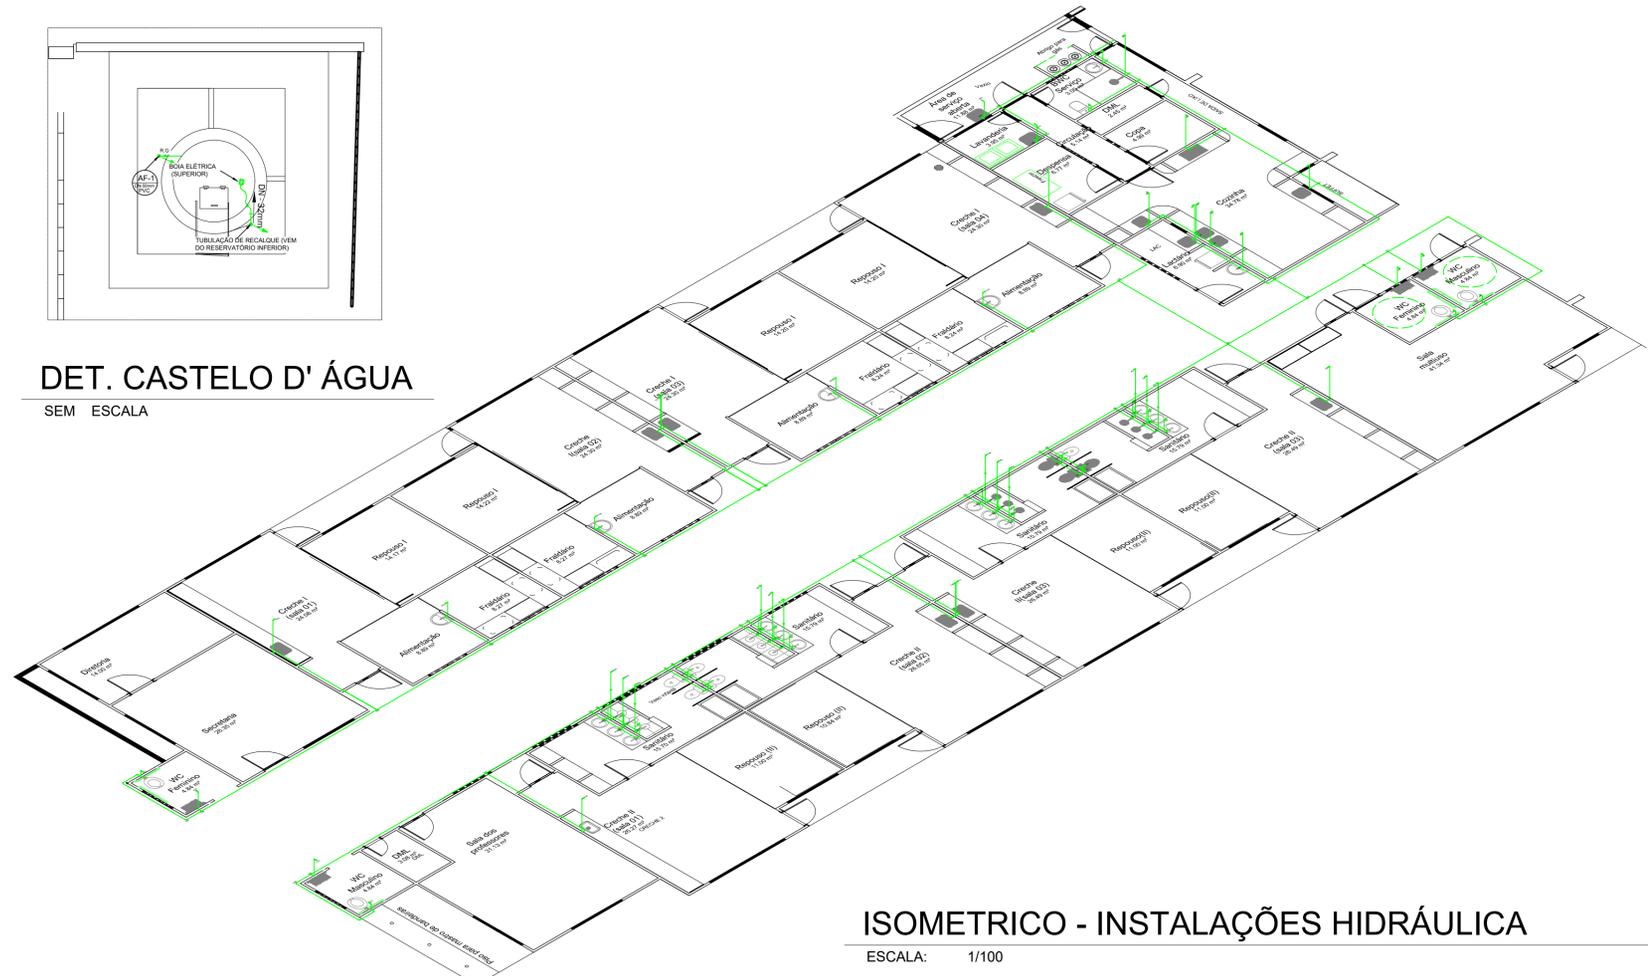

ISOMETRICO - INSTALAÇÕES HIDRÁULICA

ESCALA: 1/100

LEGENDA PONTOS HIDRÁULICOS			
PD	PENA D'ÁGUA	VD	VÁLVULA DE POÇO
HID	HIDRÔMETRO	VH	VÁLVULA DE DESCARGA HIDRA
RG	REGISTRO DE GAVETA	VR	VÁLVULA DE RETENÇÃO
RP	REGISTRO DE PRESSÃO	CH	CHUVEIRO
AF	TUBULAÇÃO DE ÁGUA FRIA	DU	DUCHINHA
TL	TUBULAÇÃO SOBRE A LAJE	TQ	TUBO DE QUEDA
B	BÓIA - CAIXA D'ÁGUA	RS	RALO SIFONADO
MB	MOTO BOMBA	TV	TUBO DE VENTILAÇÃO
d	DIÂMETRO DA TUBULAÇÃO	AP	TUBULAÇÃO DE ÁGUAS PLUVIAIS
TJ	TORNEIRA DE JARDIM	CE	COLETOR DE ESGOTO
D	TUBULAÇÃO DESCE	CI	CAIXA DE INSPEÇÃO Dim.: AxBxC
S	TUBULAÇÃO SOBE	CG	CAIXA DE GORDURA Dim.: AxBxC
CD	CAIXA DE DESCARGA		

LEGENDA	
	HIDRÔMETRO
	JOELHO HIDRÁULICO 90°
	TÊ HIDRÁULICO - 90°
	CRUZETA HIDRÁULICA - 90°
	COLUNA DE ÁGUA FRIA - DIÂMETRO INDICADO
	TORNEIRA DE JARDIM
	TUBULAÇÃO HIDRÁULICA DE ÁGUA FRIA
	DIÂMETRO NOMINAL

DESCRIÇÃO:

Projeto das instalações hidráulica (água fria) para construção de uma creche (público infantil de 0-2 anos), localizada na Rua José Ferreira da Silva, esquina c/ Rua Luiz Bertolino da Silva, Bairro do Antão, no município de Toritama - PE.

CLEYTON DA SILVA ENGENHARIA - EIRELI
CNPJ: 27.928.441/0001-04
CREA 598860 - PE

Cleyton da Silva
Engenheiro Civil
CREA 12814477 D/PE

Município de Toritama
C.N.P.J.11.245.054/0001-39

NATUREZA:

Projeto instalações hidráulica.

DESENHOS:

- Instalações hidráulica
- Detalhes construtivos

PROPRIETÁRIO:

Município de Toritama
C.N.P.J.11.245.054/0001-39

ÁREAS GERAIS:

Área do terreno = 1.625,00 m²
 Área de solo natural = 319,69 m² ----- 19,68%
 Área de solo permeável = 319,69 m² ----- 19,68%
 Área de solo impermeável = 1.305,31m² ----- 80,32%
 Área construída = 1.043,55m² ----- 64,22%



ESCALA: 1/100 e 1/20

DATA: Março de 2022

PRANCHA:

01/01